


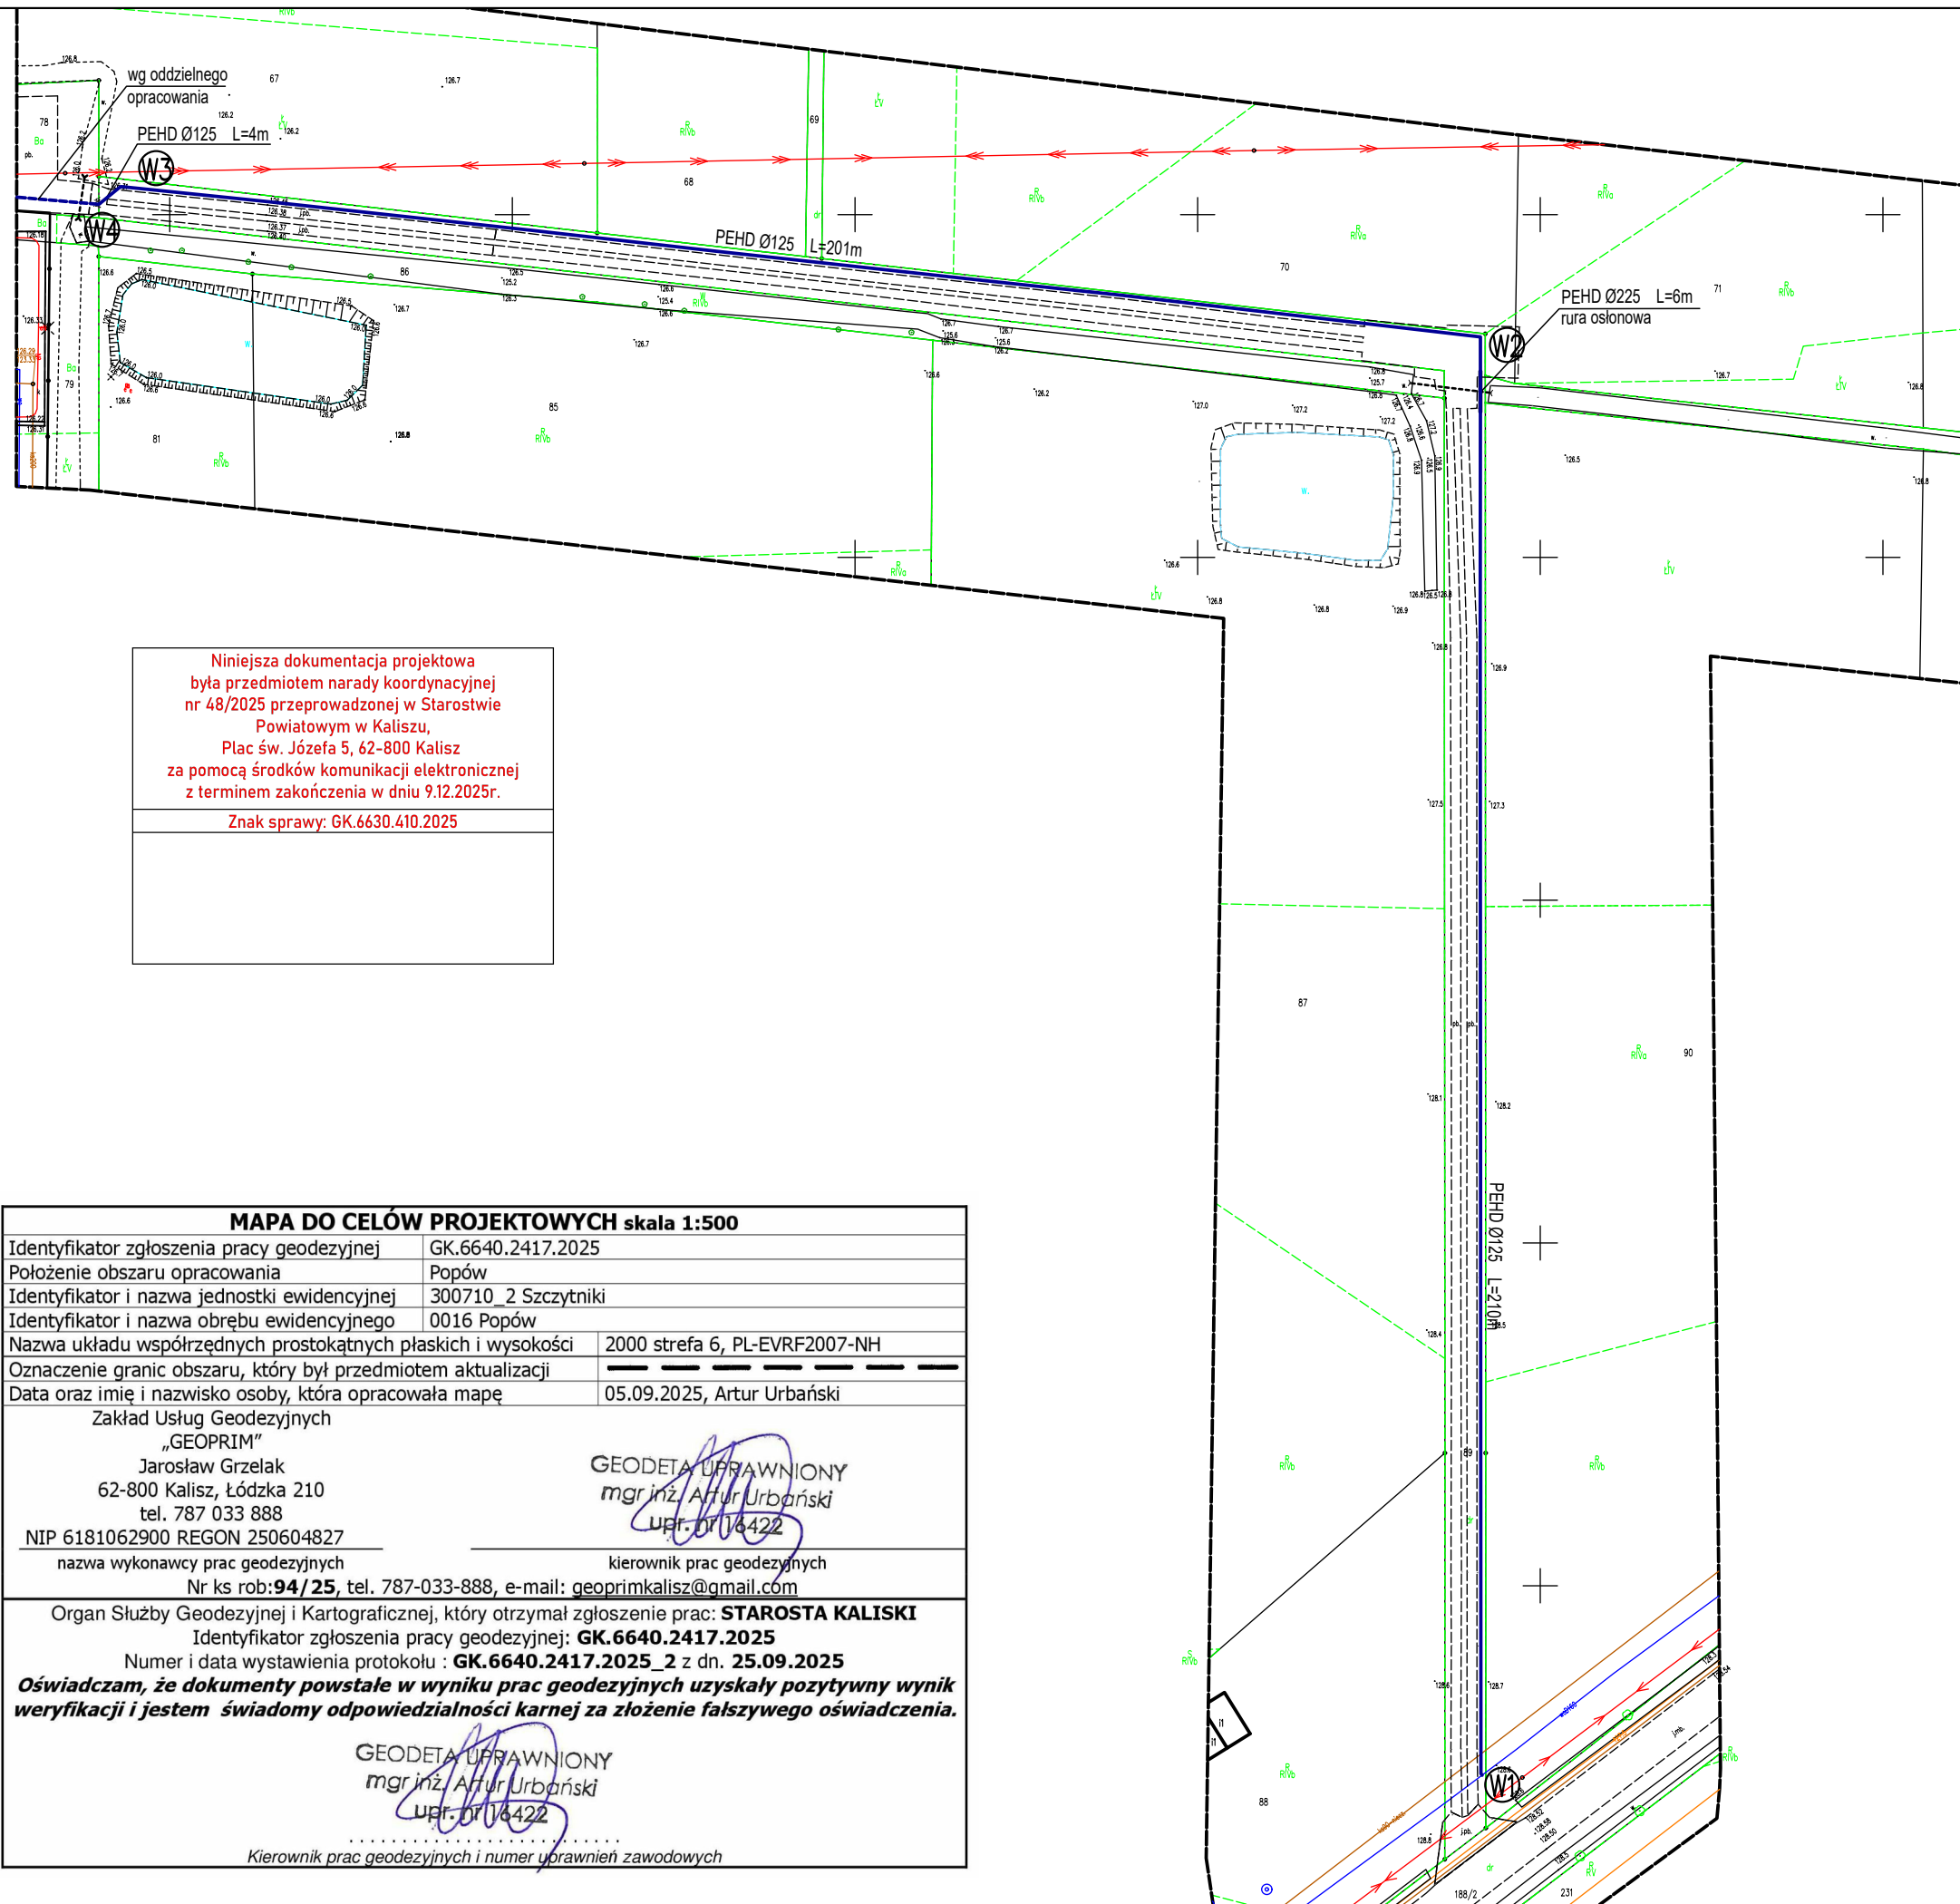

Niniejsza dokumentacja projektowa
była przedmiotem narady koordynacyjnej
nr 48/2025 przeprowadzonej w Starostwie
Powiatowym w Kaliszu,
Plac św. Józefa 5, 62-800 Kalisz
za pomocą środków komunikacji elektronicznej
z terminem zakończenia w dniu 9.12.2025r.
Znak sprawy: GK.6630.410.2025

MAPA DO CELÓW PROJEKTOWYCH skala 1:500	
Identyfikator zgłoszenia pracy geodezyjnej	GK.6640.2417.2025
Położenie obszaru opracowania	Popów
Identyfikator i nazwa jednostki ewidencyjnej	300710_2 Szczytniki
Identyfikator i nazwa obrębu ewidencyjnego	0016 Popów
Nazwa układu współrzędnych prostokątnych płaskich i wysokości	2000 strefa 6, PL-EVRF2007-NH
Oznaczenie granic obszaru, który był przedmiotem aktualizacji	-----
Data oraz imię i nazwisko osoby, która opracowała mapę	05.09.2025, Artur Urbański
Zakład Usług Geodezyjnych „GEOPRIM” Jarosław Grzelak 62-800 Kalisz, Łódzka 210 tel. 787 033 888 NIP 6181062900 REGON 250604827 nazwa wykonawcy prac geodezyjnych	
kierownik prac geodezyjnych Nr ks rob: 94/25 , tel. 787-033-888, e-mail: geoprimalis@poczta.onet.pl	
Organ Służby Geodezyjnej i Kartograficznej, który otrzymał zgłoszenie prac: STAROSTA KALISKI Identyfikator zgłoszenia pracy geodezyjnej: GK.6640.2417.2025 Numer i data wystawienia protokołu : GK.6640.2417.2025_2 z dn. 25.09.2025 Oświadczam, że dokumenty powstałe w wyniku prac geodezyjnych uzyskały pozytywny wynik weryfikacji i jestem świadomy odpowiedzialności karnej za złożenie fałszywego oświadczenia. GEODETA UPRAWNIONY mgr inż. Artur Urbański upr. nr 16422 Kierownik prac geodezyjnych i numer uprawnień zawodowych	

Potwierdzam zgodność z oryginałem.

Jarosław Grzelak

Nazwa zamierzenia budowlanego			
Budowa sieci wodociągowej w miejscowości Popów - zasilenie oczyszczalni ścieków			
Inwestor			
Gmina Szczytniki, Szczytniki 139 62-865 Szczytniki			
Adres			
dz. nr 89 obręb: 0016 Popów, gmina Szczytniki			
Tytuł rysunku		Skala	
Plan zagospodarowania terenu		1:100	
		Data	
		11.2025	
Projektował		Podpis	
inż. Jarosław Grzelak nr uprawn. 7131-7132/37/PW/2002			
Opracował		Podpis	
inż. Zuzanna Duleba			
Kod	Faza	Branża	Numer rysunku
			2